

ELEKTROMEK Sp. z o.o. 33-100 Tarnów, ul. Towarowa 11 tel. 14 626 47 25 tel. 663 77 67 11		
Funkcja: Imię i nazwisko	Nr uprawnień	Podpis
Projektował: Bolesław Budzik	N/z-UAN-8346/116/88	BOLESŁAW BUDZIK uprawniony do projektowania w zakresie sieci i instalacji elektrycznych Upr. Nr N/z- UAN-8346/116/88
Zadanie: Budowa oświetlenia drogowego na ulicy Dunajcowej w miejscowości Zgłobice		
Inwestor: Urząd Gminy Tarnów, ul. Krakowska 19, 33-100 Tarnów		
Tytuł rysunku: Projekt zagospodarowania terenu		
Data: wrzesień 2016	Skala: 1 : 1000	Rys. nr: 1

Dokumentacja była przedmiotem narady koordynacyjnej przeprowadzonej w formie tradycyjnego spotkania/za pomocą środków komunikacji elektronicznej w Wydziale Geodezji Starostwa Powiatowego w Tarnowie, 33-100 Tarnów, ul. Nowa 3, pok. 317

w dniu 2016-09-29

Z up. STAROSTY
mgr inż. Janusz Kłisiewicz
Kierownik Referatu Uzgodniania Projektowanych Sieci Uzbrojenia Terenu w Wydziale Geodezji
GGK-W- GG30.947.2016
znak sprawy


podpis przewodniczącego narady

Poświadczam, że niniejszy dokument został opracowany w wyniku prac geodezyjnych i kartograficznych, których rezultaty zawiera operat techniczny wpisany do ewidencji materiałów państwowego zasobu geodezyjnego i kartograficznego


Organ prowadzący państwowy zasób geodezyjny i kartograficzny	STAROSTA TARNOWSKI
Identyfikator ewidencyjny materiału zasobu - operatu technicznego	P. 1216.2016.5493
Data wpisania operatu technicznego do ewidencji materiałów zasobu	02 WRZ. 2016
Imię, nazwisko i podpis osoby reprezentującej organ	Z up. STAROSTY mgr inż. Jadwiga Wądem-Habrat KIEROWNIK Biuro Dokumentacji Geodezyjnej i Kartograficznej

MAPA DO CELÓW PROJEKTOWYCH	
Oznaczenie kancelaryjne zgłoszenia pracy geodezyjnej	66.40.3892.2016
Skala mapy	1:1000
Miejscowość :	Zgłobice
Jednostka ewidencyjna:	nr.dziatki 654/1 i inne 121609-2 nazwa Tarnów, Gmina
Obręb ewidencyjny :	0014 nazwa Zgłobice
Nazwa układu współrzędnych :	prostokątnych płaskich sekcja 2000/2117123.201611651174.114.05-256 wysokości
Oznaczenie granic obszaru, który był przedmiotem aktualizacji	-----
Oznaczenie i informacje o służebnościach gruntowych mających wpływ na zagospodarowanie gruntów zlokalizowanych w granicach projektowanej inwestycji	W zakresie opracowania nie zbadano obciążeń ujawnionych w KW, gdyż charakter projektowanej inwestycji nie wpływa na sposób zagospodarowania gruntów
Oznaczenie i symbol konturu użytku gruntowego, który nie jest ujawniony w bazie danych ewidencji gruntów i budynków	
USŁUGI GEODEZYJNE mgr inż. Anna Melnychuk 33-100 Tarnów, ul. Parkowa 1/13 Regon 852719237 NIP 8731702910	mgr inż. Anna Melnychuk 33-100 Tarnów, ul. Parkowa 1/13. GEODETA UPRAWNIANY na podstawie dnia 1988-08-21 Nr 1950 wydanego przez Główny Urząd Geodezji i Kartografii w Warszawie

- Legenda:
- istniejąca sieć energetyczna
 - trasa proj. linii kablowej zasilającej latarnie oświetleniowe
 - proj. rury osłonowej
 - proj. latarnie oświetleniowe L1/1, L1/2,

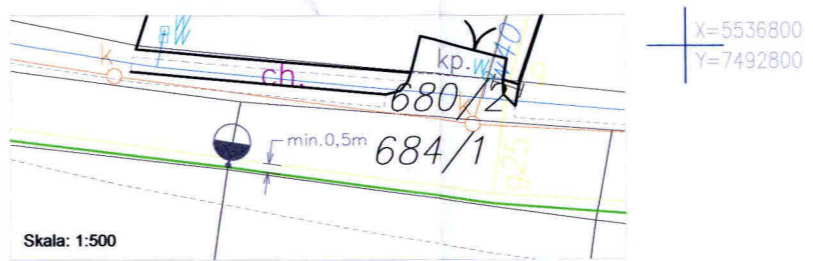

Orientacja 1:10000

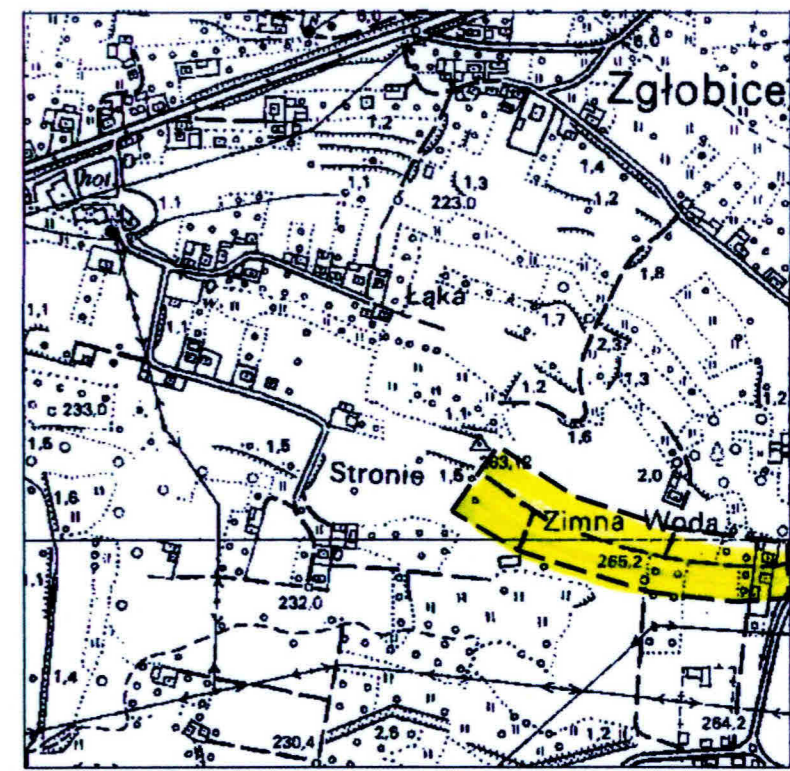

**ZA ZGODNOŚĆ
Z ORYGINAŁEM**

BOLESŁAW BUDZIK
Uprawniony do projektowania w zakresie sieci i instalacji elektrycznych
Upr. Nr N/z- UAN-8346/116/88